


RSI RAPP + SCHMID Infrastrukturplanung GmbH, 88400 Biberach
E:\15-027-TT01_CAD\02_Entwurfsplanung\EP_EZG.dwg
Layout: EZG_297

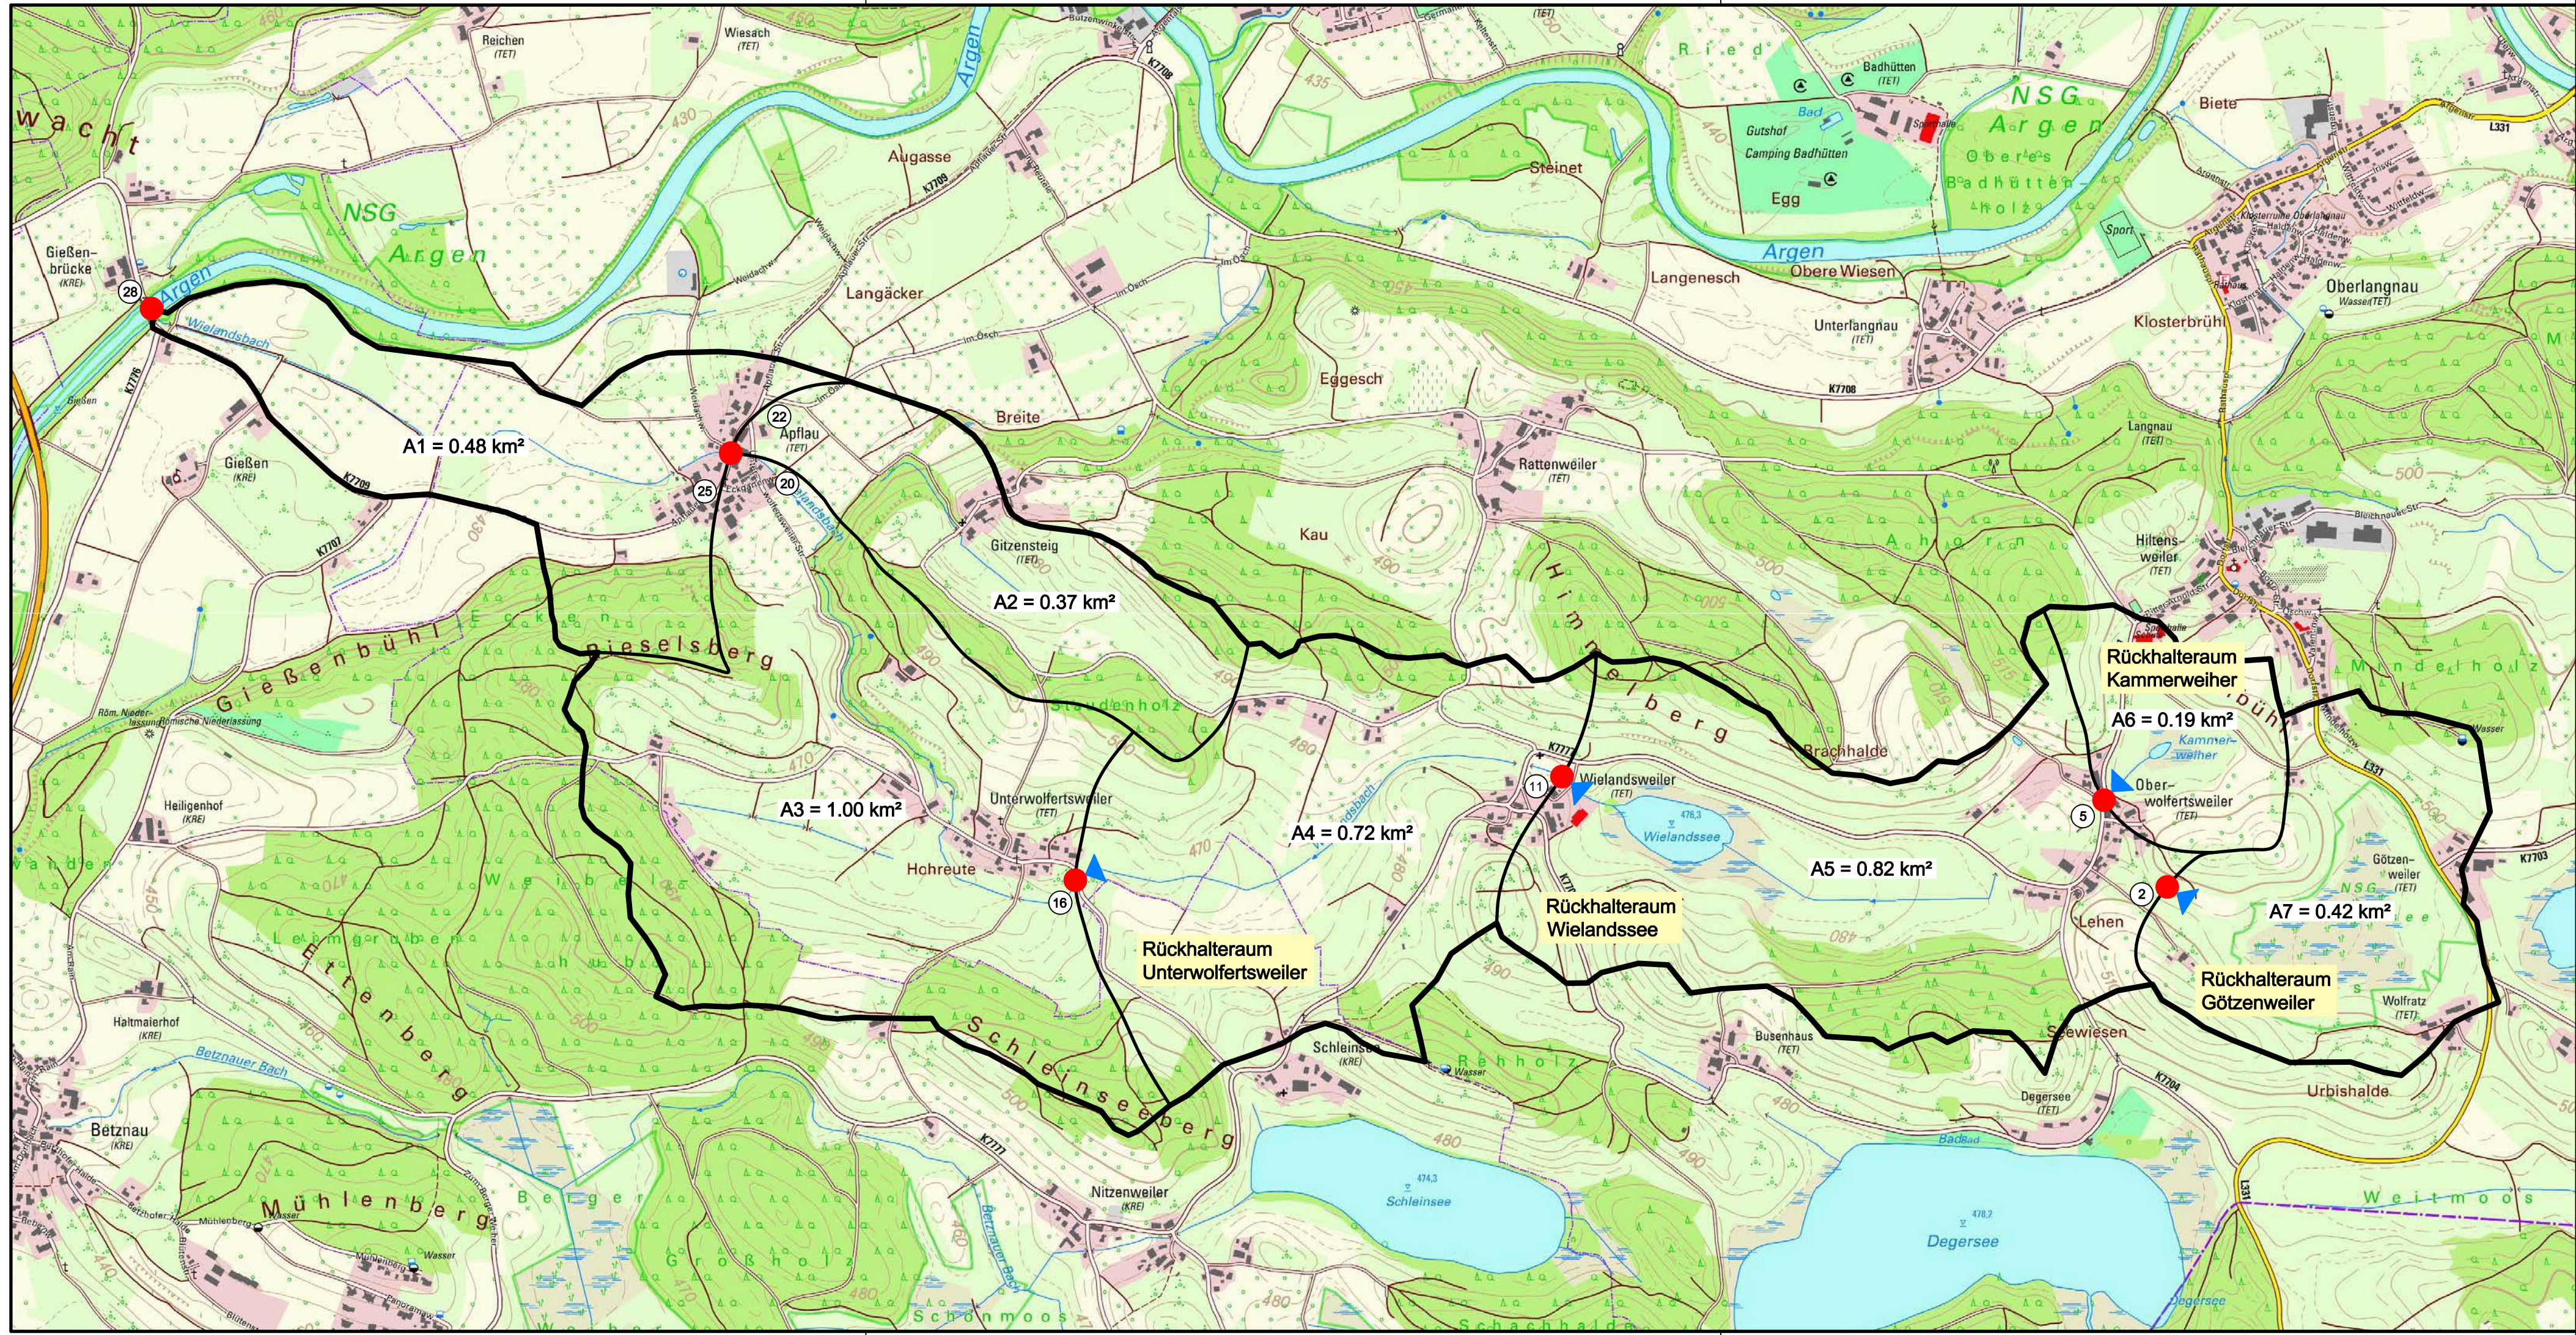

N

Legende:

Einzugsgebiet; Fläche = 4.00 km²

Berechnungsknoten

Rückhalteraum

11

Knotennummer

Kataster: --

Höhen im neuen System (NN), DHHN12

RSI

RAPP + SCHMID

Infrastrukturplanung GmbH

Rißstraße 19 | 88400 Biberach

Tel 07351 - 577 84 90

Fax 07351 - 577 84 99

info@rsi-bc.de

www.rsi-bc.de

Anlage

3

Projektnummer

15-027-TT

Zeichnungsname

EP_EZG

Maßstab

1:10000

Plannummer

15-027-TT_01

Bearbeiter

RA

Gezeichnet

MS

Datum

20.07.2015

Unterschrift

Stadt Tettanang

Bodenseekreis

Hochwasserschutz Apflau

Hydrologisches Flussgebietsmodell Wielandsbach

Planart

Einzugsgebietslageplan

Bauphase

Genehmigungsplanung

Anerkannt, der Bauherr